





 




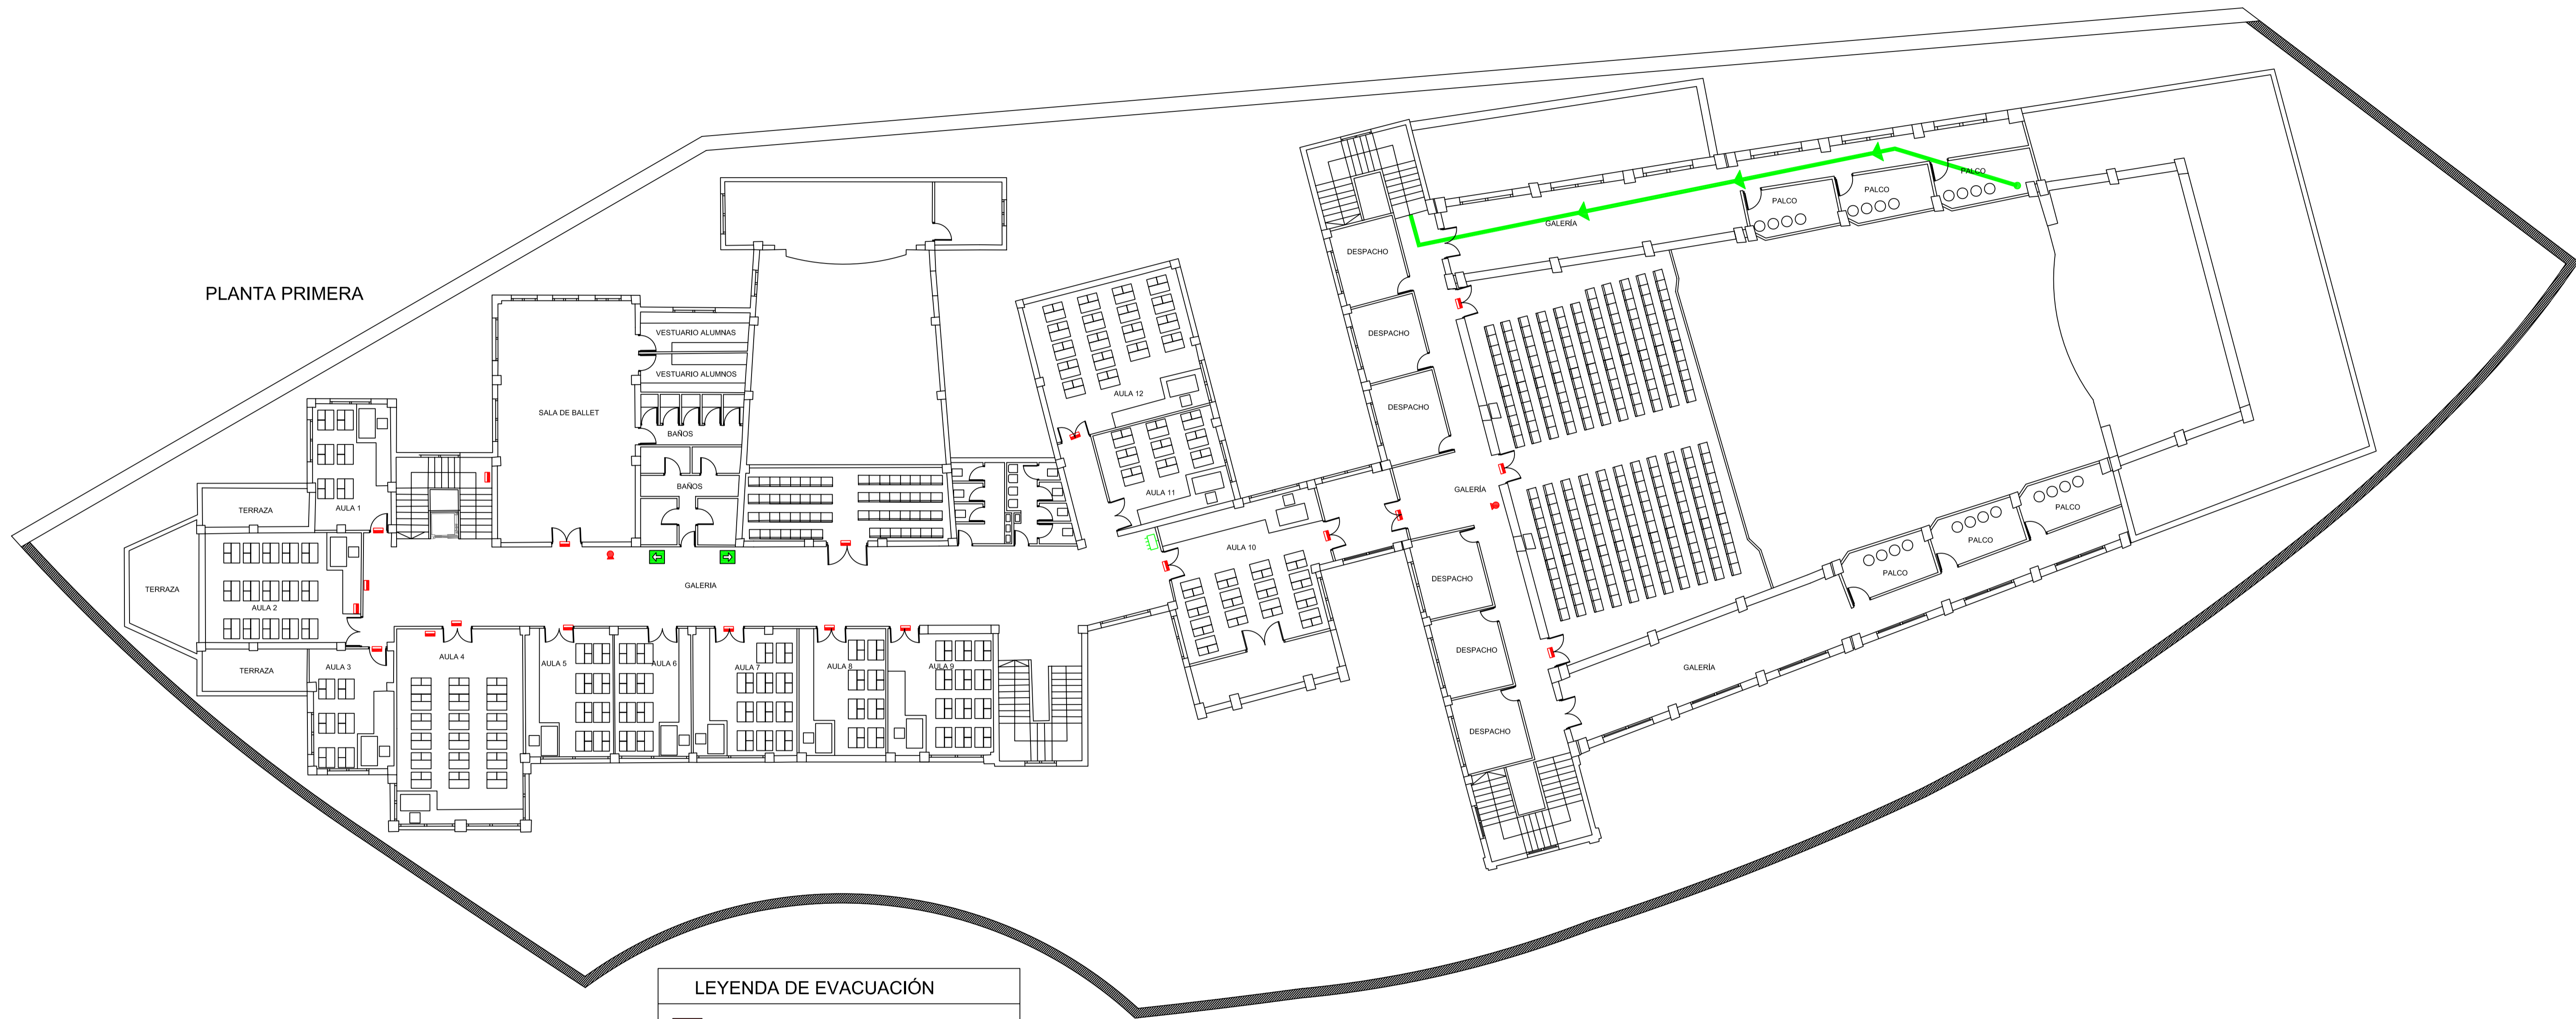


PLANTA PRIMERA



LEYENDA DE EVACUACIÓN	
	ZONA DE RIESGO
	CENTRO DE COMUNICACIONES
	RECORRIDO DE EVACUACIÓN(REC.MAX.62,70 m)
	INICIO DE EVACUACIÓN
	BOTIQUÍN
	CUADRO ELECTRICO
	EXTINTOR
	LUMINARIA DE EMERGENCIA
	SEÑAL DE EVACUACIÓN

**ingecol2i**

Plan de Evacuación:  
CONSERVATORIO SUPERIOR DE MÁLAGA


Situación:  
MÁLAGA

Promotor:  
CONSERVATORIO SUPERIOR DE MÁLAGA

Plano:  
DISTRIBUCIÓN PLANTA PRIMERA Y PLANTA SEGUNDA

ESCALA: 1/150  
Fecha: 01/2010 Exp: 1/0440-09

PLANTA SEGUNDA

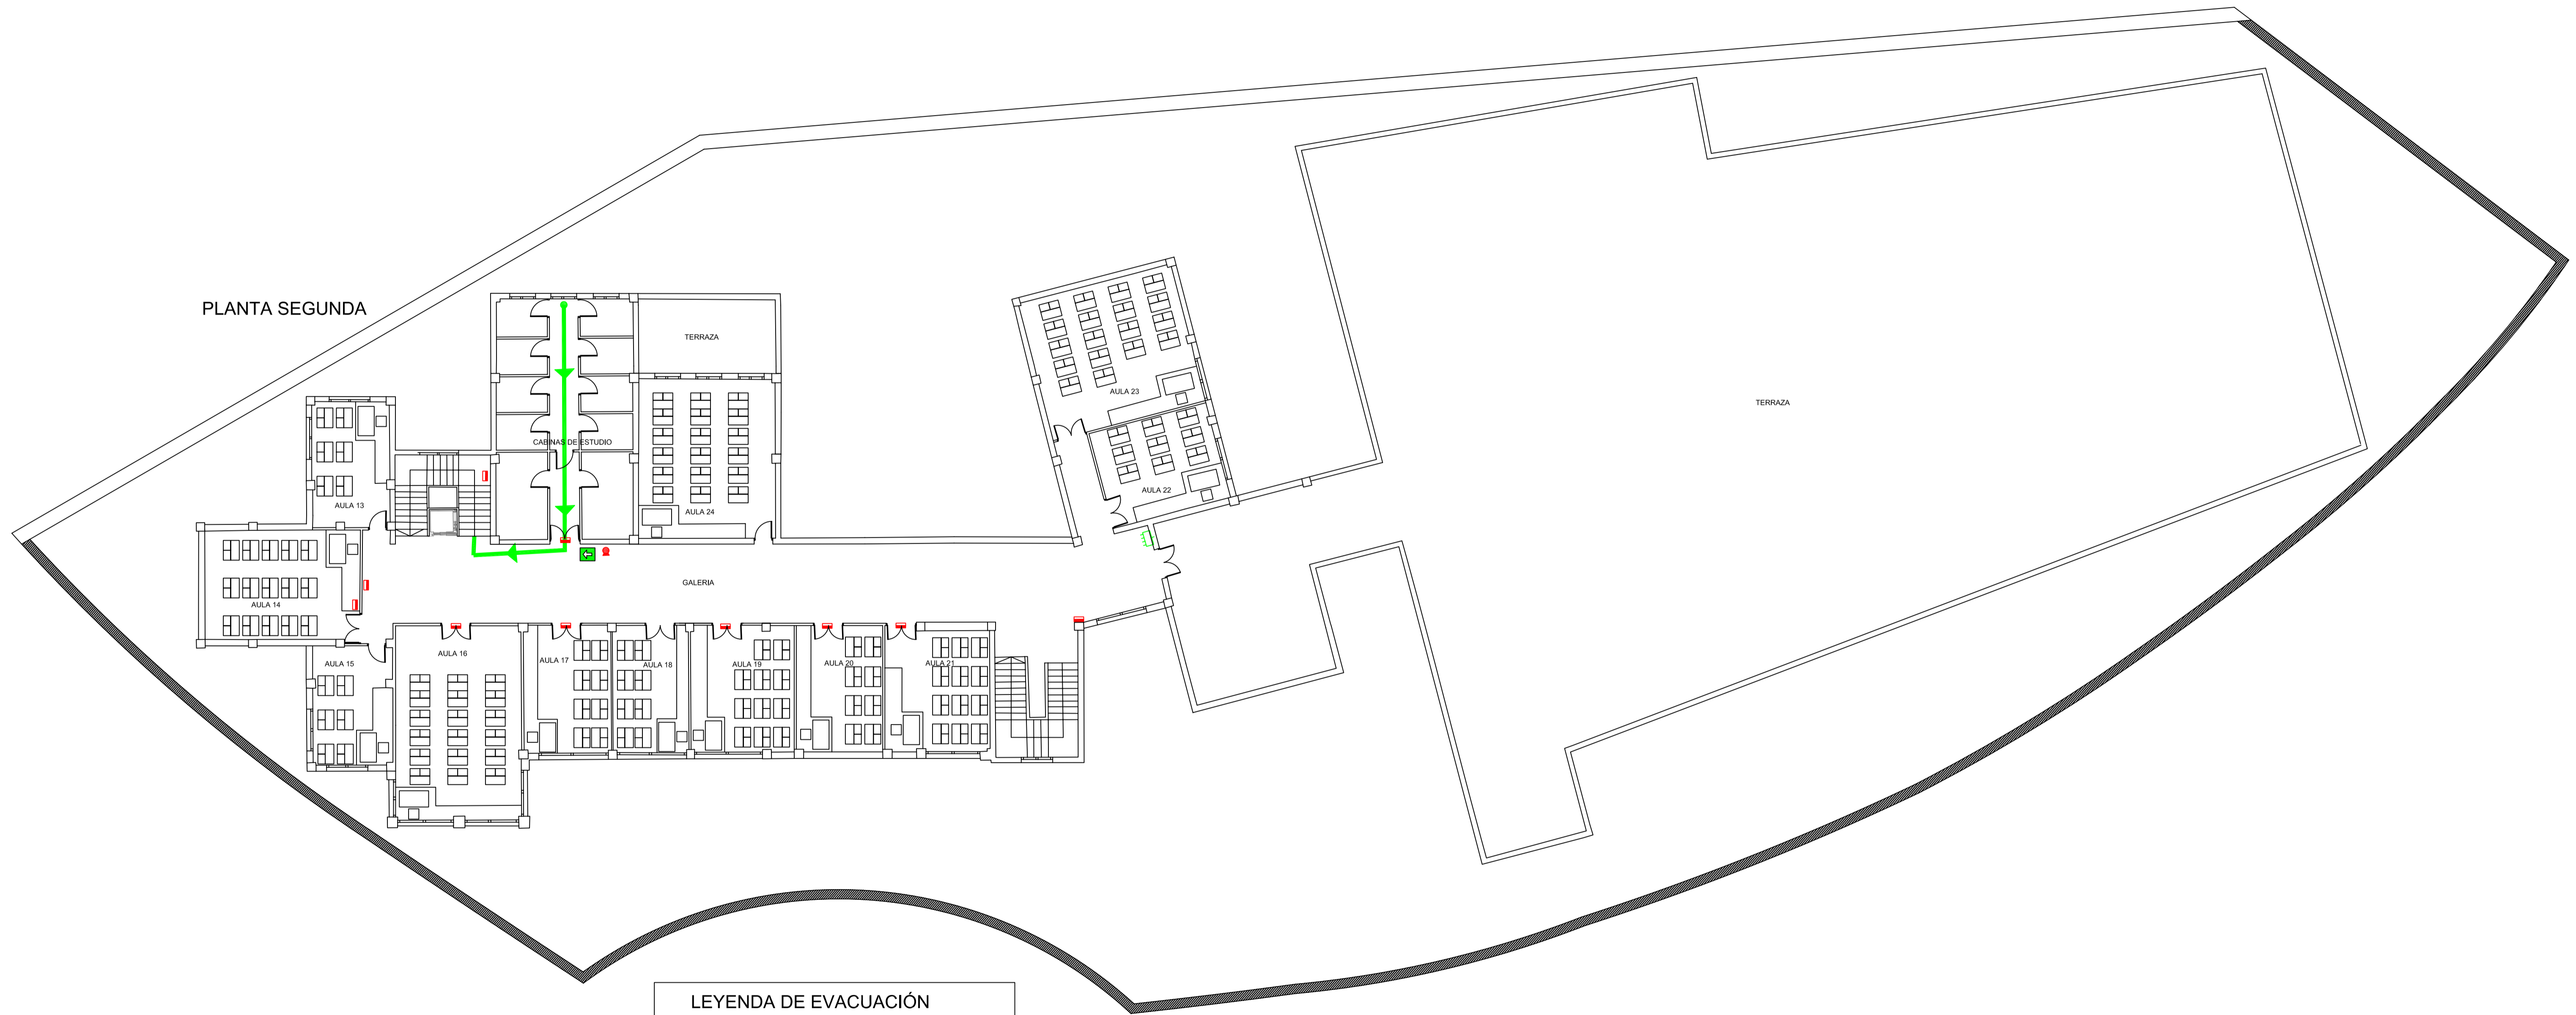

LEYENDA DE EVACUACIÓN	
	ZONA DE RIESGO
	CENTRO DE COMUNICACIONES
	RECORRIDO DE EVACUACIÓN (REC. MAX. 62,70 m)
	INICIO DE EVACUACIÓN
	BOTIQUÍN
	CUADRO ELECTRICO
	EXTINTOR
	LUMINARIA DE EMERGENCIA
	SEÑAL DE EVACUACIÓN

**ingecol**

Plan de Evacuación:  
CONSERVATORIO SUPERIOR  
DE MÁLAGA

Situación:  
MÁLAGA

Promotor:  
CONSERVATORIO SUPERIOR  
DE MÁLAGA

Plano:  
EVACUACIÓN  
PLANTA PRIMERA Y  
PLANTA SEGUNDA


ESCALA: 1/150  
Fecha: 01/2010 Exp: 1/0440-09

Num:


06

**LEYENDA DE EVACUACIÓN**

- ZONA DE RIESGO
- CENTRO DE COMUNICACIONES
- RECORRIDO DE EVACUACIÓN(REC.MAX.62,70 m)
- INICIO DE EVACUACIÓN
- + BOTIQUÍN
- CUADRO ELECTRICO
- EXTINTOR
- LUMINARIA DE EMERGENCIA
- SEÑAL DE EVACUACIÓN

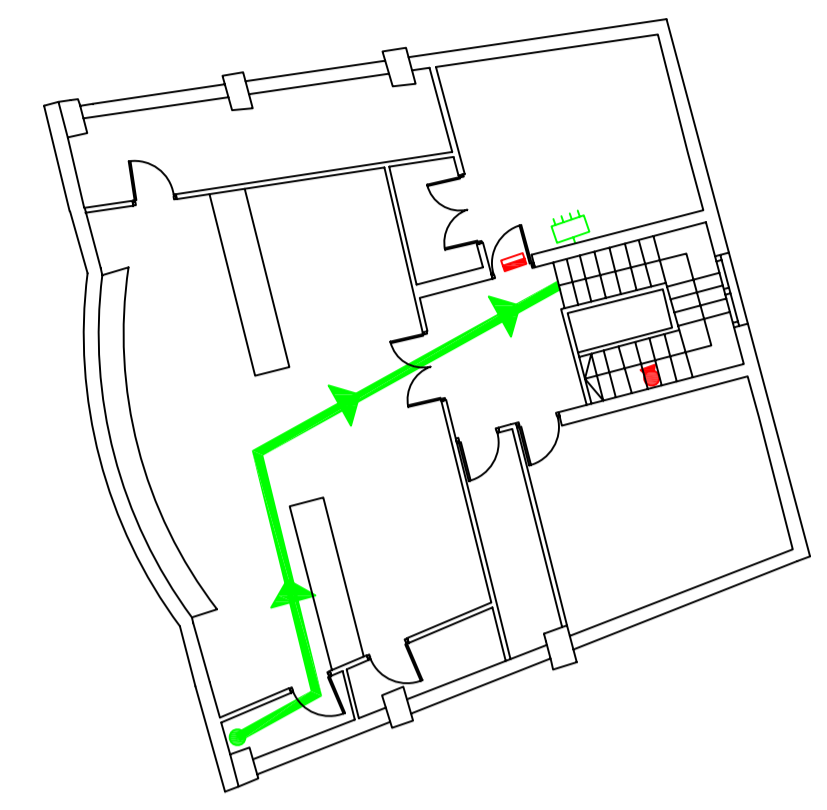

SEMISOTANO

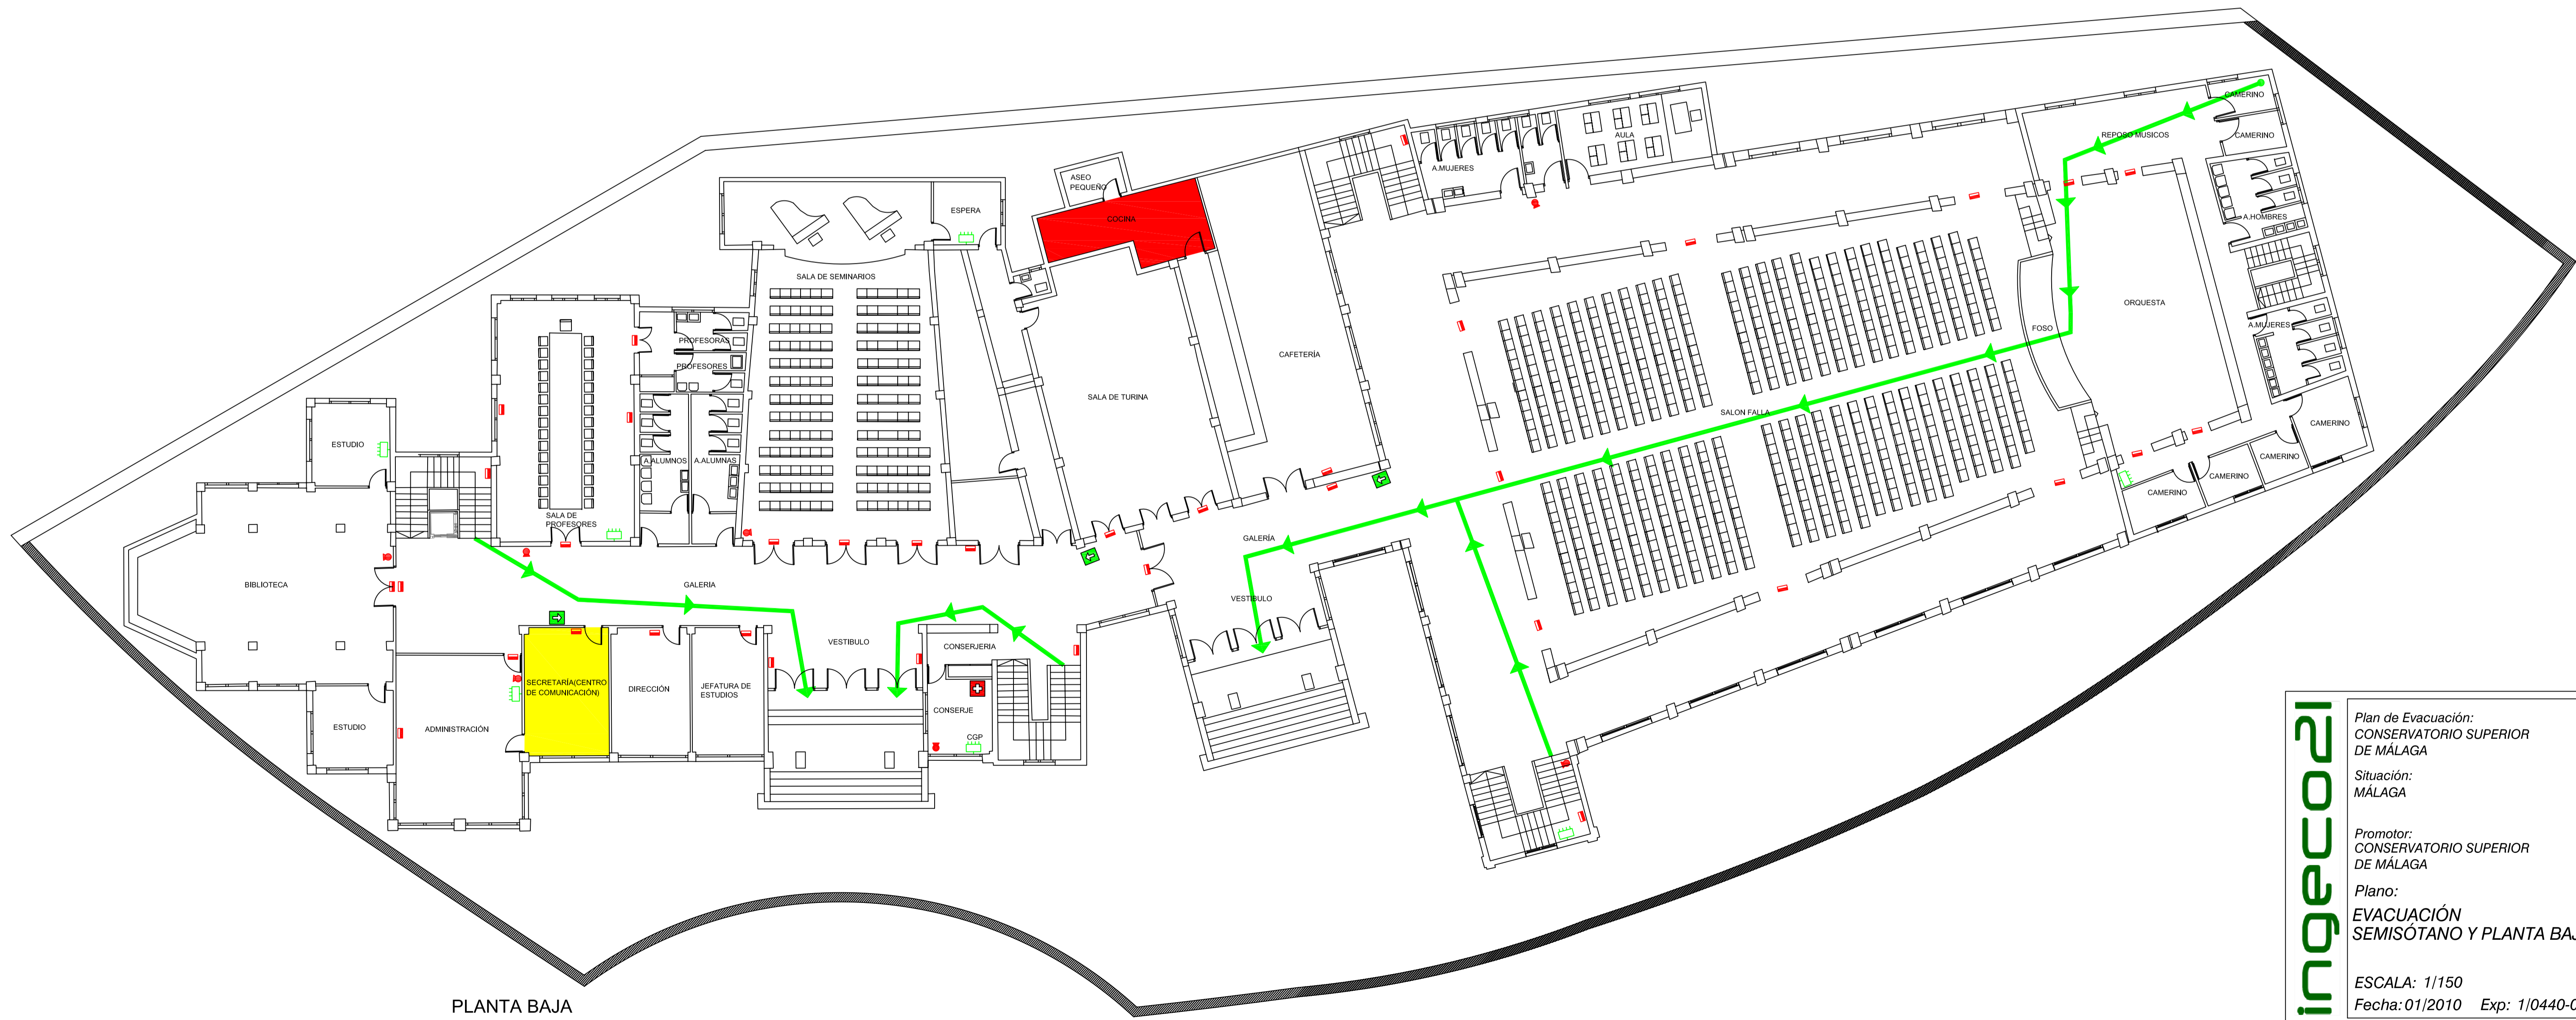

PLANTA BAJA

**ingecol**

Plan de Evacuación:  
CONSERVATORIO SUPERIOR  
DE MÁLAGA

Situación:  
MÁLAGA

Promotor:  
CONSERVATORIO SUPERIOR  
DE MÁLAGA

Plano:  
EVACUACIÓN  
SEMISÓTANO Y PLANTA BAJA

ESCALA: 1/150  
Fecha: 01/2010 Exp: 1/0440-09